




SITUACIÓN

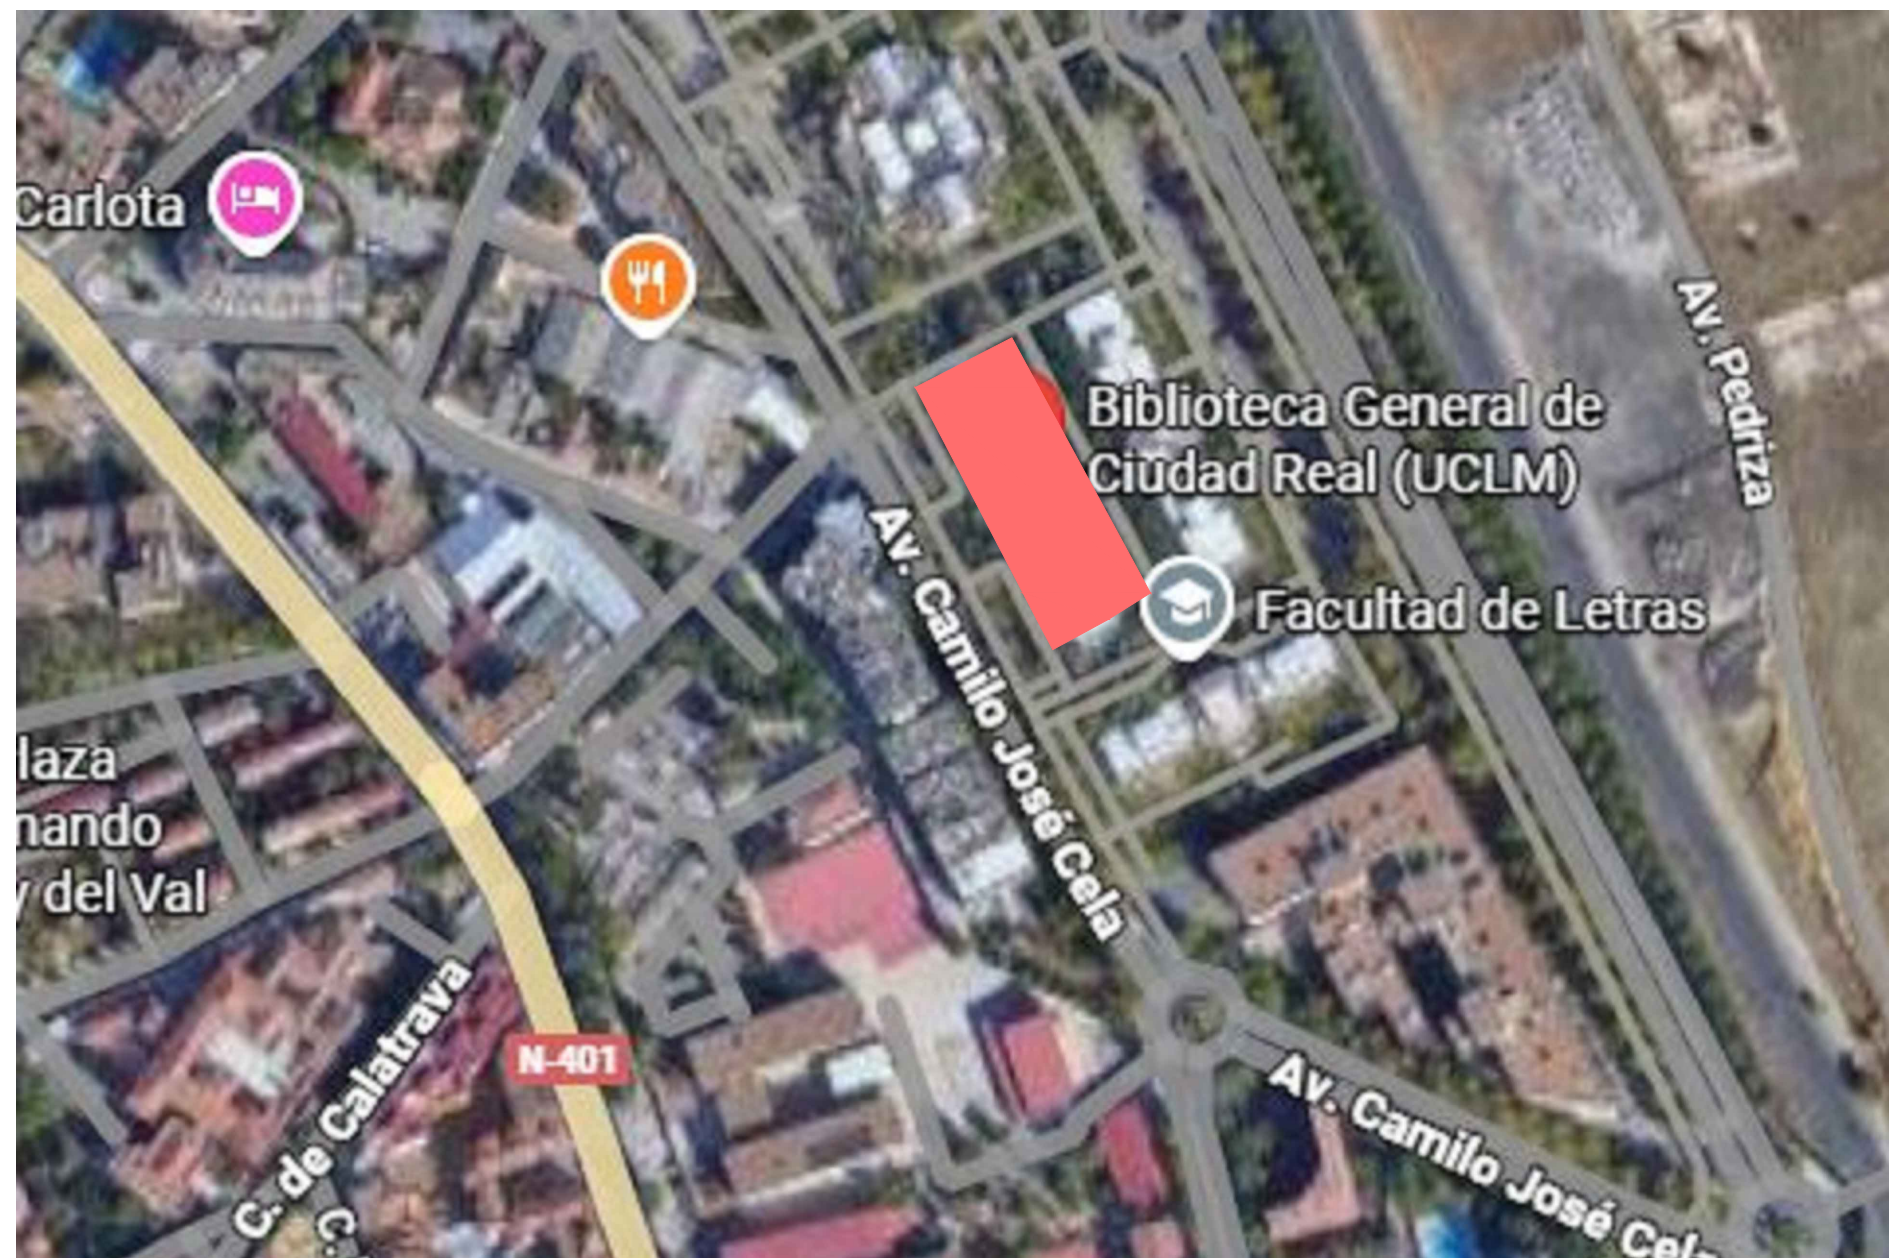

EMPLAZAMIENTO


PROYECTO		PLAN DE AUTOPROTECCIÓN		
		UNIVERSIDAD CASTILLA - LA MANCHA		
EMPLAZAMIENTO		Biblioteca General Universitaria Av. Camilo José Cela, 6, 13071 Ciudad Real		
PLANO		SITUACIÓN Y EMPLAZAMIENTO		ESCALA: 1/150
REDACTOR		Israel Portillo Segovia		FECHA: DIC. 2025
PROPIEDAD:		UNIVERSIDAD CASTILLA - LA MANCHA		REVISIÓN: 0
		TÉCNICO:		ACTUALIZACIÓN: 0
				PLANO Nº: A-00




ALISSURE SERVICES & CONSULTING  
 C/ Puerto de los Leones, 2-Planta 1ª Oficina 7, 28220 - Majadahonda  
 Tlf. 91 755 43 54  
 Email: info@alissure.com





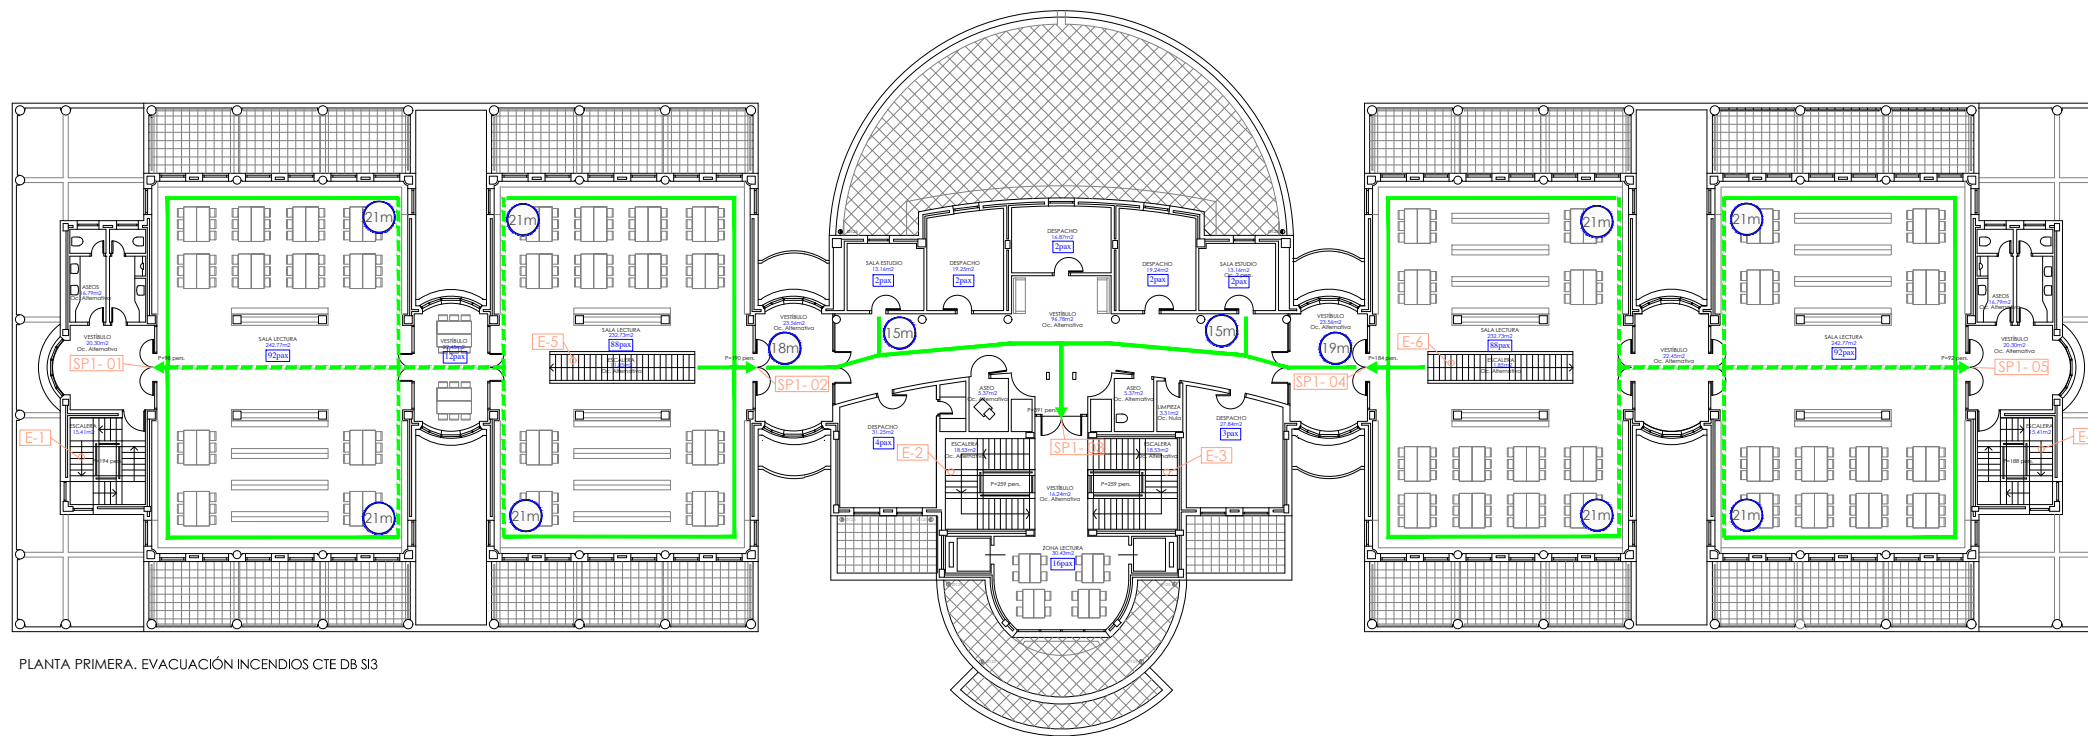

PLANTA PRIMERA. EVACUACIÓN INCENDIOS CTE DB S13

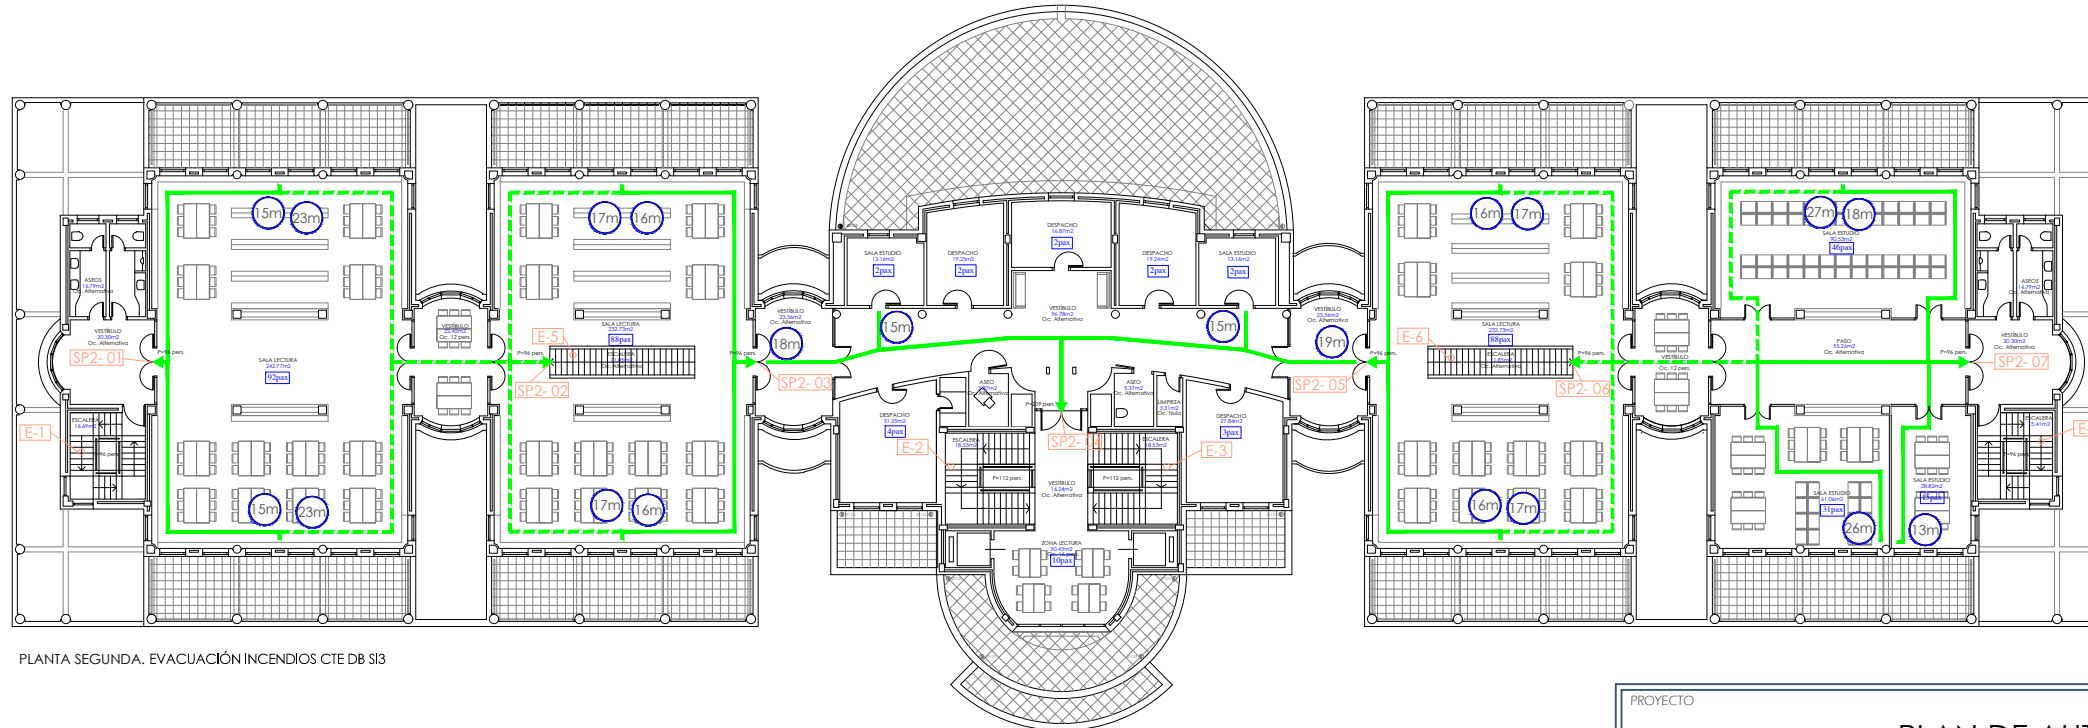

PLANTA SEGUNDA. EVACUACIÓN INCENDIOS CTE DB S13

LEYENDA DE CONTRAINCENDIOS	
	RECORRIDO DE EVACUACIÓN
	RECORRIDO DE EVACUACIÓN ALTERNATIVO
	LONGITUD RECORRIDO DE EVACUACIÓN HASTA S.E.
	OCCUPACION POR DEPENDENCIA
	SALIDA DE PLANTA

PROYECTO <b>PLAN DE AUTOPROTECCIÓN</b> UNIVERSIDAD CASTILLA - LA MANCHA		
EMPLAZAMIENTO <b>Biblioteca General Universitaria</b> Av. Camilo José Cela, 6, 13071 Ciudad Real		
PLANO <b>EVACUACIÓN INCENDIOS CTE DB S13</b> <b>PLANTA PRIMERA Y SEGUNDA</b>		ESCALA: 1/150 FECHA: DIC. 2025
REDACTOR Israel Portillo Segovia		REVISIÓN: 0
PROPIEDAD: UNIVERSIDAD CASTILLA - LA MANCHA		ACTUALIZACIÓN: 0
TÉCNICO:		PLANO Nº: <b>I-02</b>
		ALISSURE SERVICES & CONSULTING C/ Puerto de los Leones, 2-Planta 1ª Oficina 7, 28220 - Majadahonda Tlf. 91 755 43 54 Email: info@alissure.com